




H

新町通



I

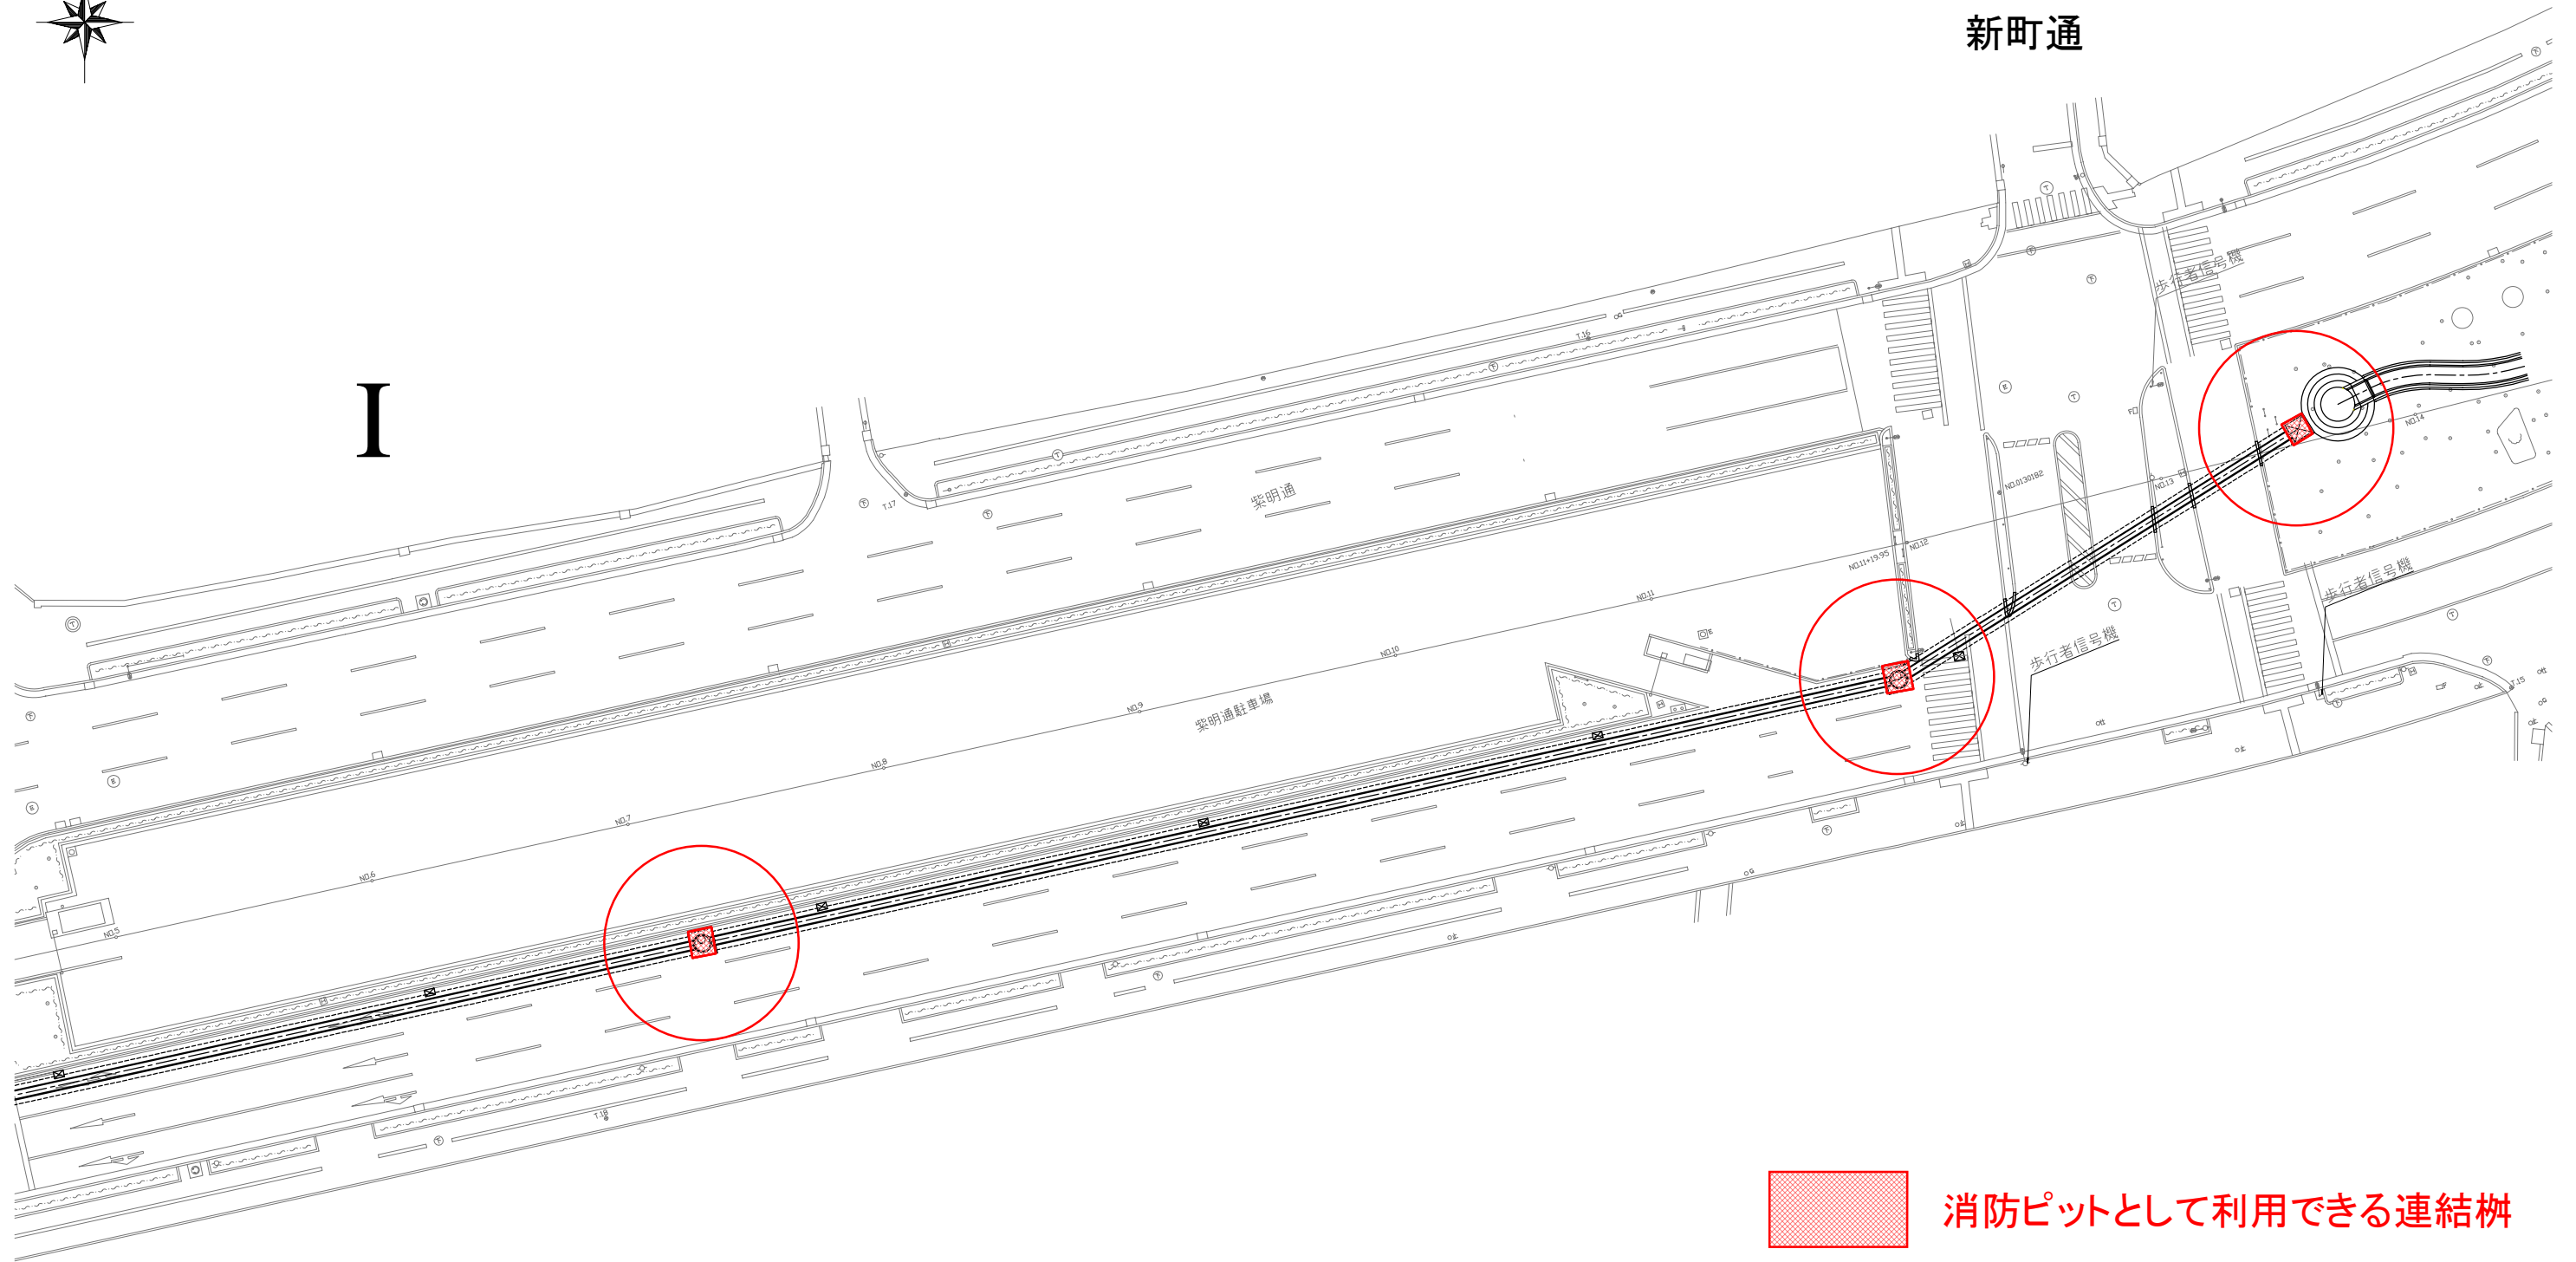

消防ピットとして利用できる連結柵

工事名			
施工場所			
図面名	縮尺		
平成 年 月	業の内		
課長	係長	照査	設計
京都市建設局水と緑環境部河川課			

堀川通

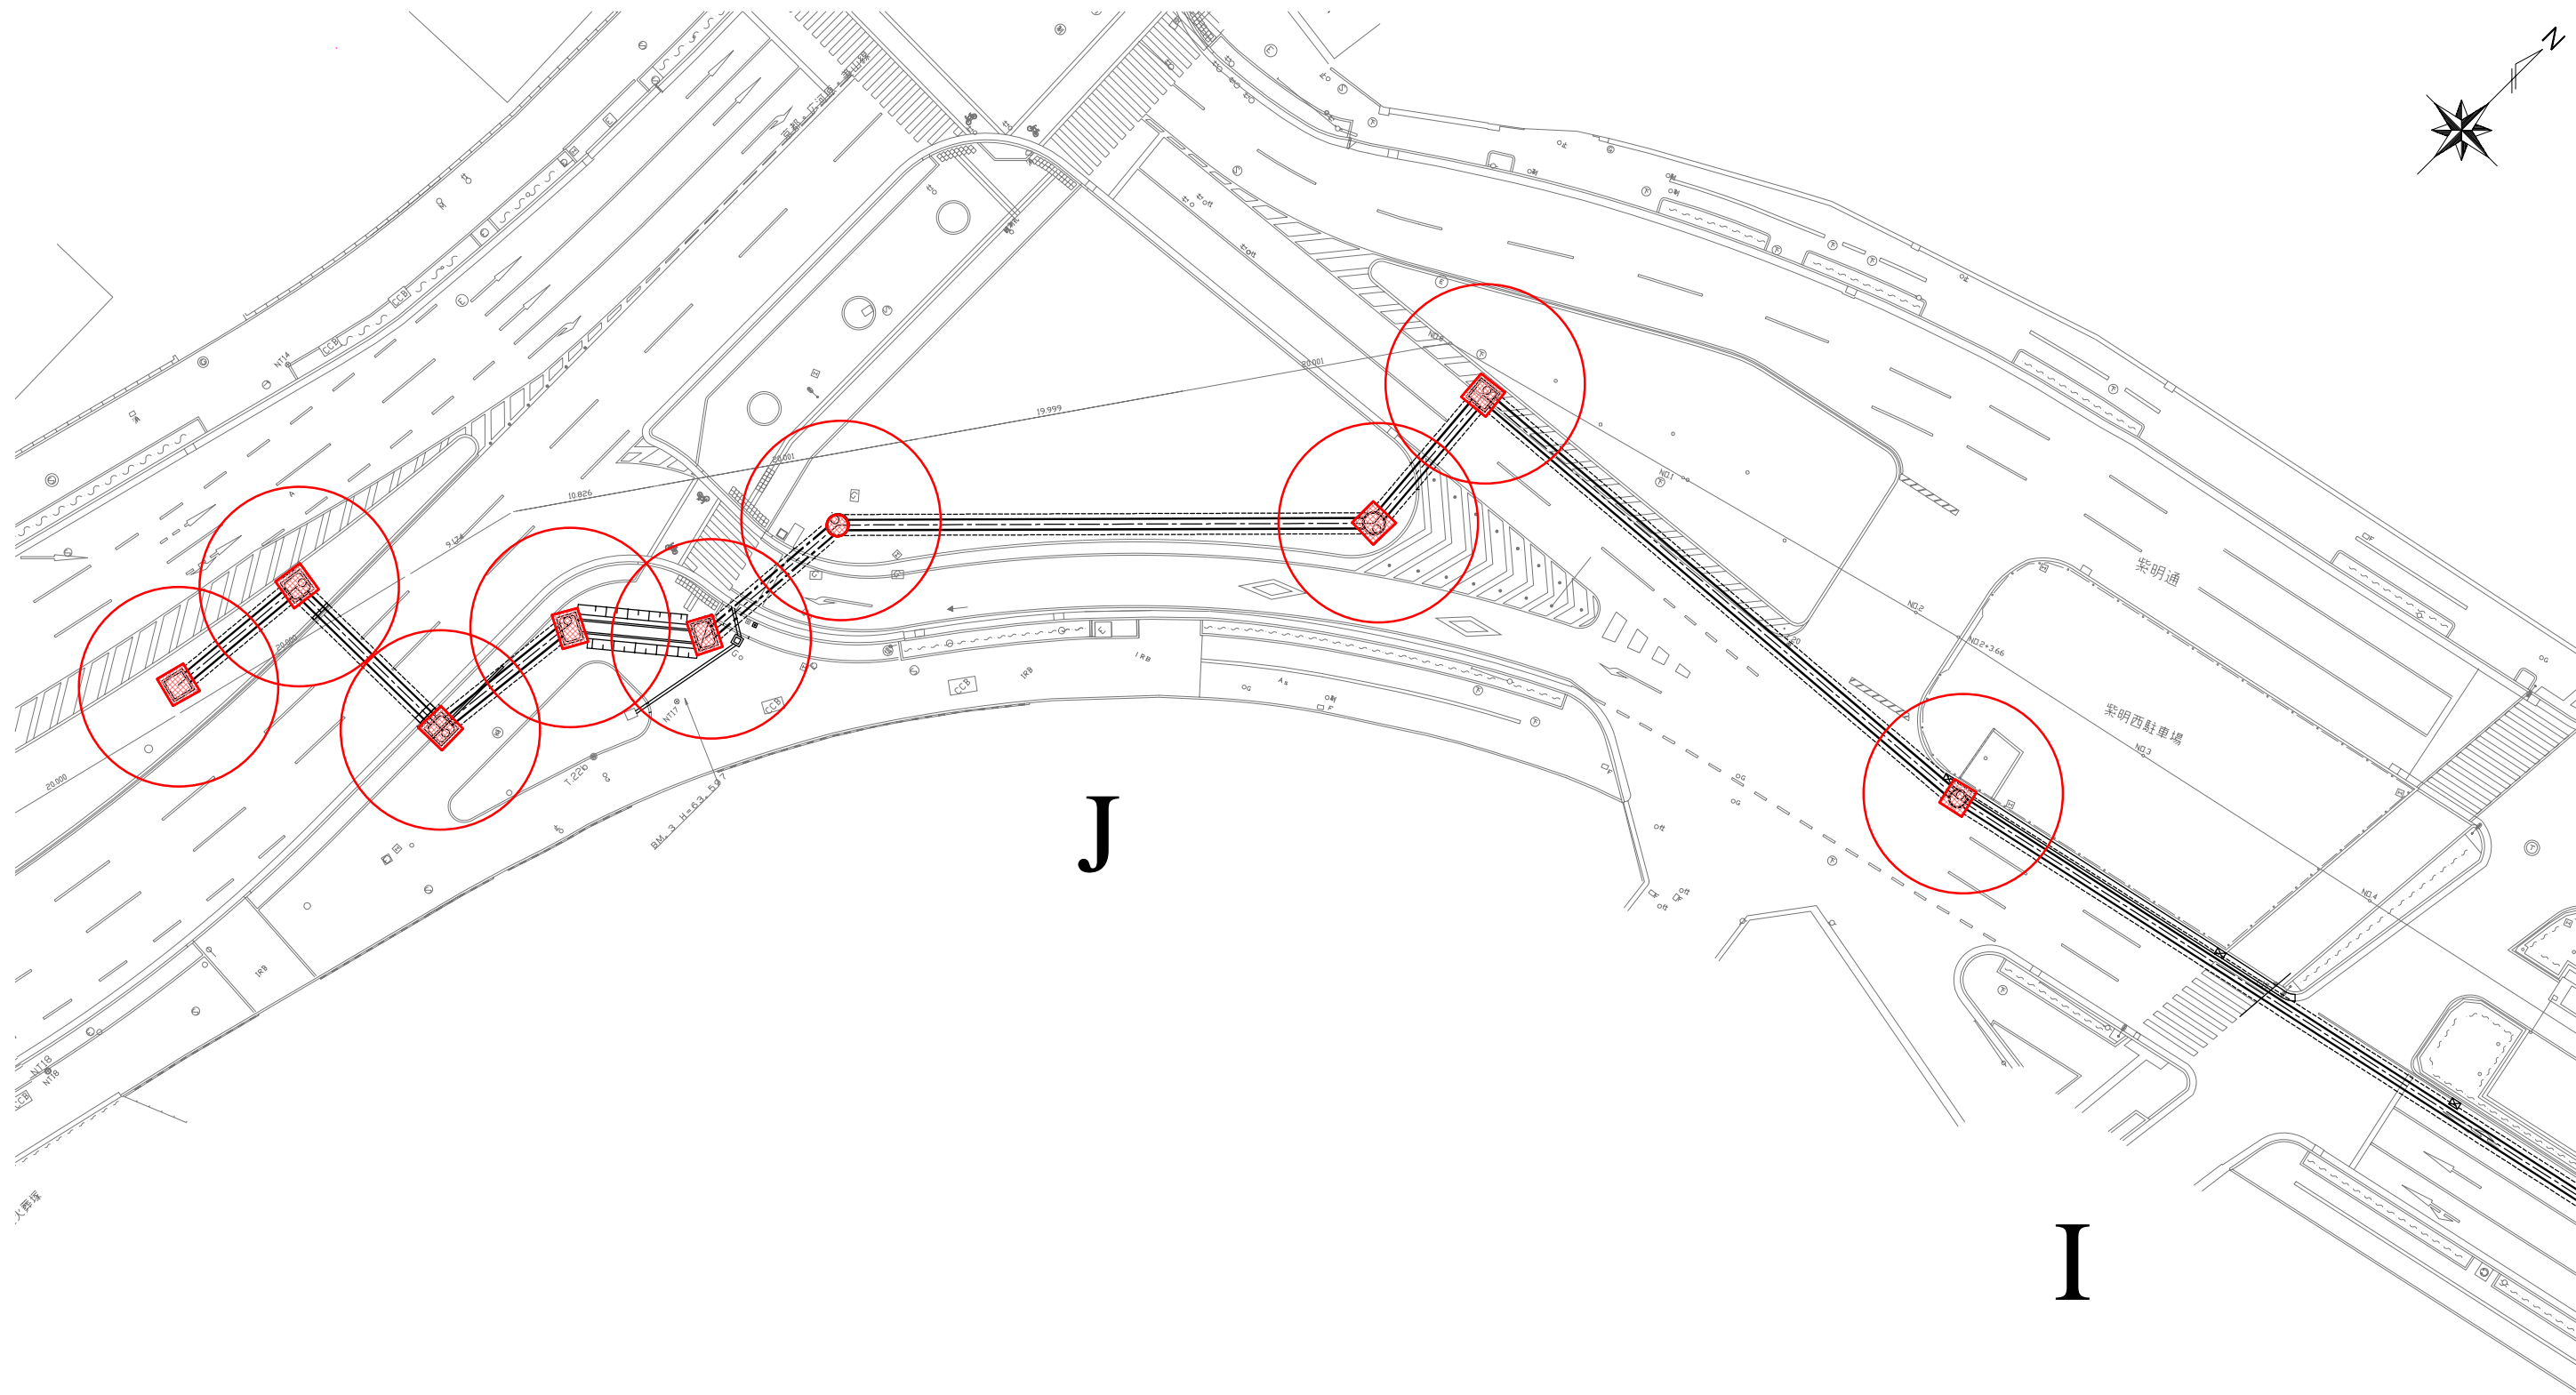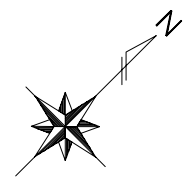

消防ピットとして利用できる連結枡

工事名				
施工場所				
図面名				縮尺
平成	年	月	業の内	
課長	係長	照査	設計	
京都市建設局水と緑環境部河川課				